


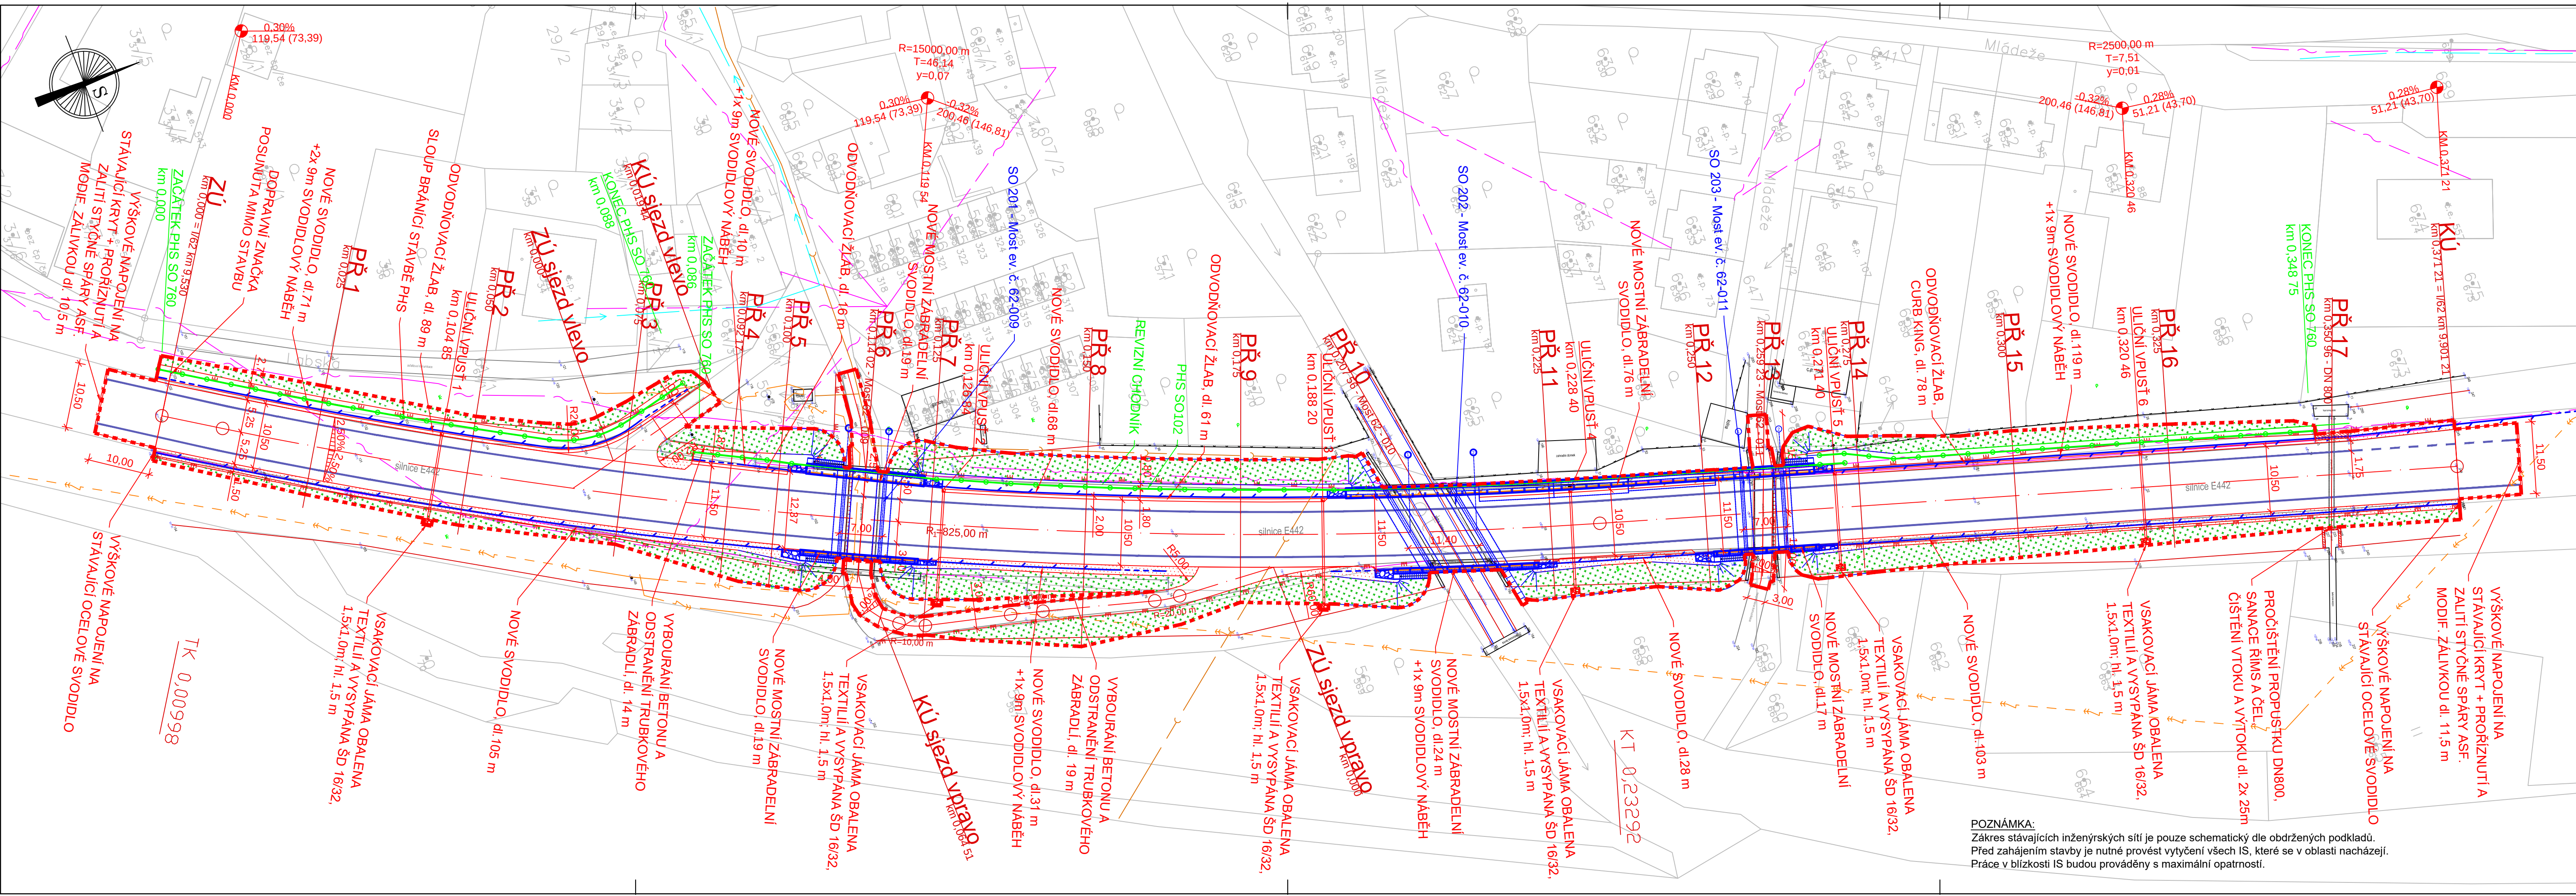

POZNÁMKA:
Zákes stávajících inženýrských sítí je pouze schematický dle obdržených podkladů.
Před zahájením stavby je nutné provést vytyčení všech IS, které se v oblasti nacházejí.
Práce v blízkosti IS budou prováděny s maximální opatrností.

LEGENDA:

- OSA KOMUNIKACE
- NOVÝ STAV
- KATASTR
- VODOROVNÉ DOPRAVNÍ ZNAČENÍ
- OCELOVÉ SVODIDLO
- OCELOVÉ SVODIDLO - NÁBĚH
- OCELOVÉ MOSTNÍ SVODIDLO
- HRANICE ZÁBORU

LEGENDA PLOCH:

- NEZPEVNĚNÁ KRAJNICE
- SANACE BETONU
- ZELEŇ

LEGENDA PLOCH:

- CETIN Podzemní, Metalický kabel
- CETIN Podzemní, metalický kabel, nezaměřený
- CETIN Nadzemní
- ČEZ DISTRIBUCE, NN Podzemní
- ČEZ DISTRIBUCE, VN Nadzemní
- ČEZ DISTRIBUCE, VN Podzemní
- SčVK, a.s. - Vodovod
- SčVK, a.s. - Kanalizace

LEGENDA SO:

- SO 101 - KOMUNIKACE
- SO 201, SO 202, SO 203 - MOSTNÍ OBJEKT
- SO 760 - PHS

Všecký obsah dokumentace je duševním vlastnictvím zpracovatele dokumentace dle zákona č. 121/2000 Sb., Zákon o právu autorském.
Žádná část dokumentace tudy nesmí být bez souhlasu autora rozmnožována, upravována či využívána k jiným účelům než byla zhotovena.

Projekt / Project I/62 Povrly - PHS a novostavba mostů ev. č. 62-009, 62-010, 62-011 k.ú. Povrly			
Zákazník / Client Ředitelství silnic a dálnic ČR, Na Pankráci 56, Praha 4			
Vyracoval / Elaborated by Ing. Petr Formánek		Zpracovatel projektu / Processor project	
Hlavní projektant / Checked by Ing. Karel Přibyl / ID00 0004022		 FORTINA PROJEKT s.r.o. Za Sídlištěm 2146/13 143 00 Praha 12 - Komorany +420 774 909 361 info@fortina.cz www.fortina.cz	
Kontroloval / Controlled by Ing. Petr Formánek / AI 0011298		Uvolnil / Approved by Ing. Petr Formánek	
Stupeň / Phase Dokumentace pro vydání společného povolení		Datum / Date 11/2020	Měřítko / Scale 1:500
Část / Part C - SITUACNÍ VÝKRESY		Formát / Format 5x44	
Název výkresu / Drawing Title KOORDINAČNÍ SITUACE		Koordinační / Know How	
Archivní číslo / Drawing No. 29120		Číslo části / No. of part C2	
		Kopie / Copy	